


- Oznaczenia:**
- Woda zima - rury stalowe ocynkowane
- H —

Instalacja hydrantowa - rury stalowe ocynkowane
- UJP

Układ pomiarowy do okresowej kontroli parametrów pracy zestawu hydroforowego

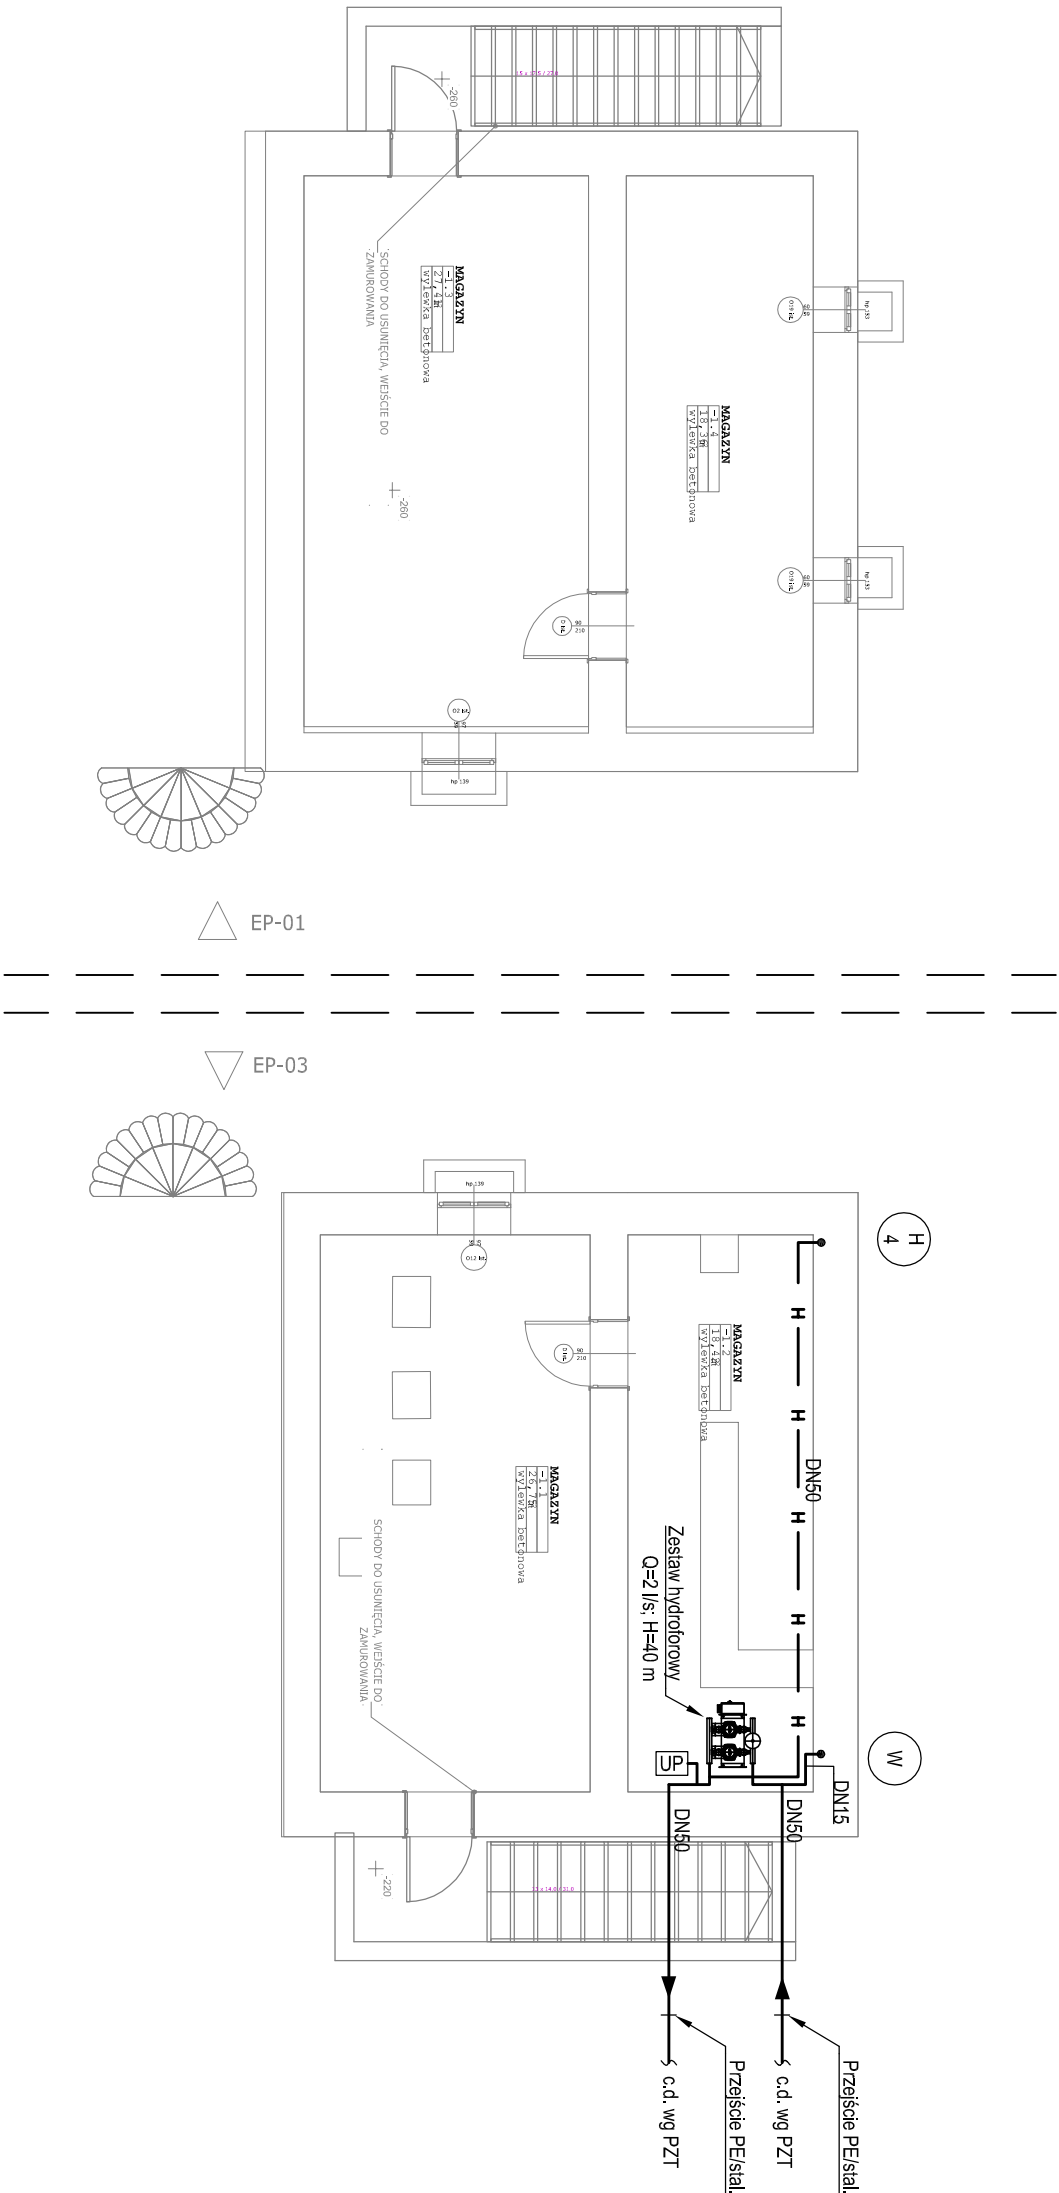

Inwestor: Muzeum - Zamek w Łancucie ul. Zamkowa 1 37-100 Łancut	
Biuro projektowe: RYSY ARCHITEKCI ul. Topolowa 2/91 05-500 Mysiadło	
Tytuł opracowania: Przebudowa i remont budynku Stajni Cugowych, wraz z niezbędną infrastrukturą - w ramach przedsięwzięcia : „Ochrona i rozwój dziedzictwa kulturowego dawnej Ordynacji Łancuckiej poprzez prace remontowo - konserwatorskie oraz wykreowanie nowych przestrzeni ekspozycyjnych OR-KA II, III, IV, VII” na działce nr ew.3919 położonej w Łancucie przy ul. 3-go Maja.	
Faza: PROJEKT BUDOWLANY	
Branża: Instalacje sanitarne	
Nazwa rysunku: Instalacja wodociągowa. Rzut piwnicy	
Projektant: mgr inż. Andrzej Żabkin	Podpis:
Nr uprawnień : MAZ/0405/POOS/13	
Sprawdzający: mgr inż. Jakub Wrzesiński	Podpis:
Nr uprawnień : MAZ/0465/PBS/15	
Opracowanie: mgr inż. Andrzej Żabkin	
Nr rysunku: HIP_PB_STA_500	Skala: 1:100
Data opracowania: sierpień 2015	Rewizja: