


PROJEKTOWANY WRAZ DO PIWNICY  
E30

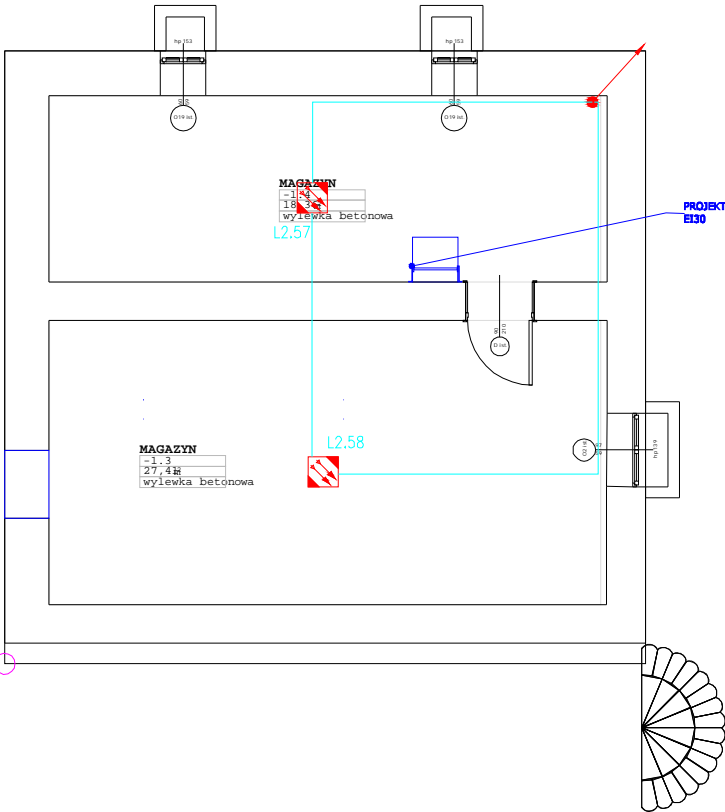

PROJEKTOWANY WRAZ DO PIWNICY  
E30

| Zestawienie danych z projektu |                      |        |
|-------------------------------|----------------------|--------|
| Blok                          | Nazwa                | Ilość  |
|                               | Optyczna czujka dymu | 4 szt. |

**Inwestor:**  
Muzeum - Zamek w Łańcutie  
ul. Zamkowa 1  
37-100 Łańcut

**Biuro projektowe:**  
**RYSY ARCHITEKCI**  
ul. Topolowa 2/91  
05-500 Mysiadło

**Tytuł opracowania:**  
Przebudowa i remont budynku Stajni Cugowych, wraz z niezbędną infrastrukturą - w ramach przedsięwzięcia :  
„Ochrona i rozwój dziedzictwa kulturowego dawnej Ordynacji Łańcuckiej poprzez prace remontowo - konserwatorskie oraz wykreowanie nowych przestrzeni ekspozycyjnych OR-KA II, III, IV, VII" na działce nr ew.3919 położonej w Łańcutie przy ul. 3-go Maja.

**Faza:**  
**PROJEKT WYKONAWCZY**

**Branża:**  
**ELEKTRYCZNA**

**Nazwa rysunku:**  
**Rzut piwnicy - instalacja SSP, Oddymianie**

**Projektant:**  
**mgr inż. Sławomir Radziszewski**  
Nr uprawnień: MAZ/0540/POOE/14

Podpis:

**Sprawdzający:**  
**mgr inż. Mirosław Konca**  
Nr uprawnień: CIE13/86

Podpis:

**Opracowanie:**

**Nr rysunku:**  
**HIP\_PW\_STA\_630**

**Skala:**  
**1:100**

**Data opracowania:**  
czerwiec 2015

**Rewizja:**